


INWESTOR: Gmina Mordy 08-140 Mordy; ul. Kilińskiego 9		
WYKONAWCA: EKOPROJEKT Kowal Wojciech 21-002 Jastków; Smugi 27J; tel. 691401520		
Nazwa dokumentacji	Budowa sieci kanalizacji sanitarnej z przyłączami i oczyszczalnią ścieków, sieci wodociągowej z przyłączami oraz przydomowych oczyszczalni ścieków w m. Wyczołki	Skala 1:25000
Stadium Branża	Projekt Budowlany - przydomowa oczyszczaknia ścieków	Data V.2011
Tytuł rysunku	Orientacja	Nr rys. 1
Projektant	mgr inż. Wojciech Kowal upr. nr LUB/0063/POOS/07	

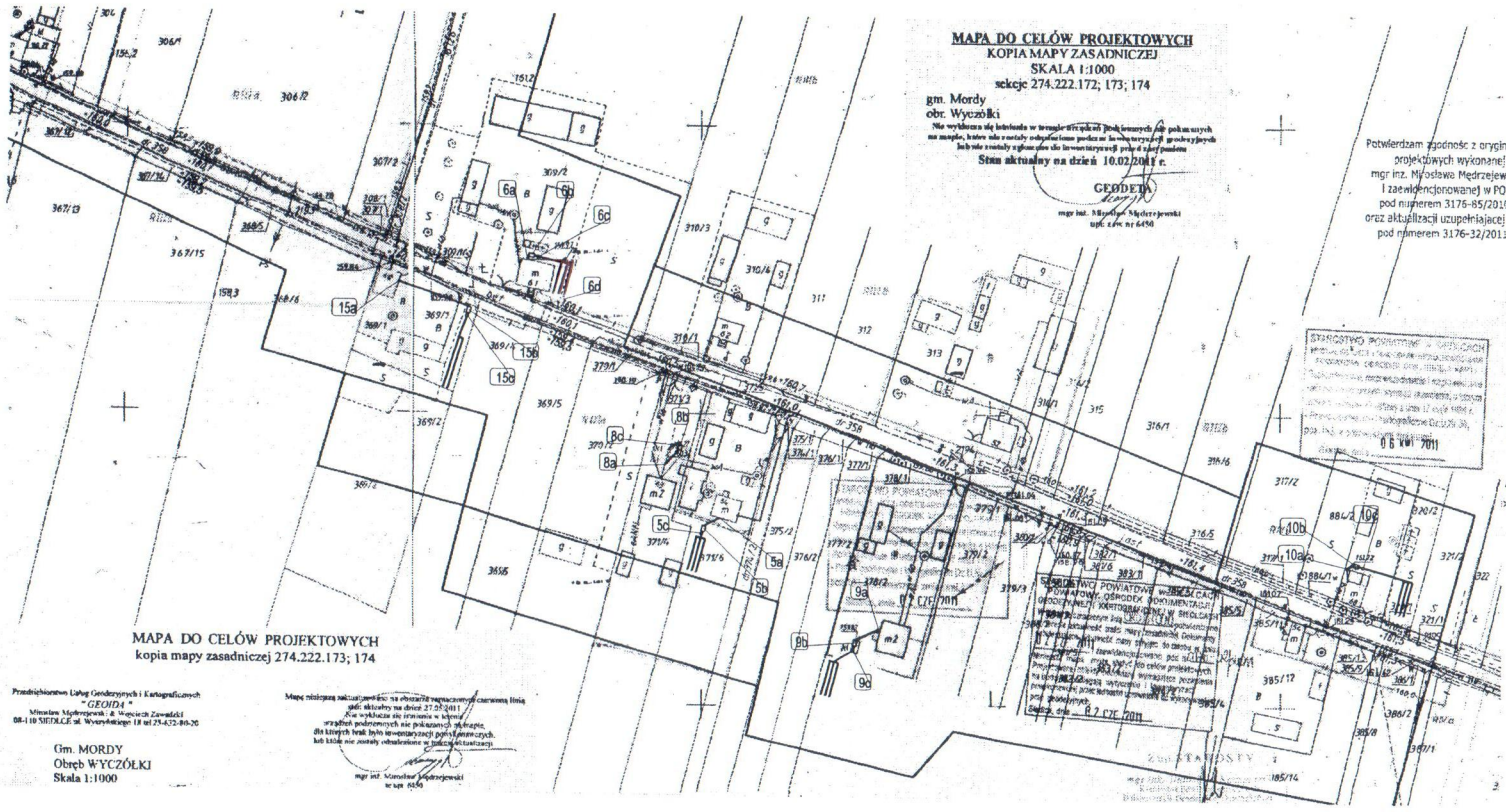

MAPA DO CELÓW PROJEKTOWYCH
KOPIA MAPY ZASADNICZEJ
 SKALA 1:1000
 sekcje 274.222.172, 173; 174

gm. Mordy
 obr. Wyczołki
 Nie wydawać ani kopiować w tym celu ani do celów innych niż określone w tym projekcie, bez zgody projektanta.
 Stan aktualny na dzień 10.02.2011 r.
GEODETA
 mgr inż. Marcin Nijewski
 upr. z nr 6450

Potwierdzam zgodność z oryginałem mapy do celów projektowych wykonanej przez geodetę mgr inż. Nijewskiego w siedzibie ul. 6450 i zaawidencjonowanej w PODGK w Siedlcach pod numerem 3176-85/2010 dnia 06.04.2011 oraz aktualizacji uzupełniającej zaawidencjonowanej pod numerem 3176-32/2011 dnia 02.06.2011.

- LEGENDA:**
- Przewody kanalizacyjne PCV
 - Osadnik wstępny
 - Bioreaktor oczyszczalni przydomowej
 - Drenaż rozpraszający
 - Przewody wododagowe

MAPA DO CELÓW PROJEKTOWYCH
 kopia mapy zasadniczej 274.222.173; 174

Przedsiębiorstwo Lądowy Geodezyjny i Kartograficzny
 "GEODETA"
 ul. Wyczołki 18
 25-432-86-20
 08-110 SIEDLCE ul. Wyczołki 18 tel 25-432-86-20

Mapę niniejszą wykonano na podstawie danych dostarczonych przez Inwestora. Nie odpowiada za ich dokładność i kompletność. Nie odpowiada za ich aktualność. Nie odpowiada za ich zgodność z rzeczywistością. Nie odpowiada za ich zgodność z przepisami. Nie odpowiada za ich zgodność z przepisami. Nie odpowiada za ich zgodność z przepisami.


Gm. MORDY
 Obręb WYCZOŁKI
 Skala 1:1000

STANOWISKO PROJEKTOWE W SIEDLACACH
 ul. Wyczołki 18
 25-432-86-20
 08-110 SIEDLCE
 06 KWI 2011

Zup. S. KARONTY
 mgr inż. Stanisław Karonty
 ul. Wyczołki 18
 25-432-86-20
 08-110 SIEDLCE

INWESTOR: Gmina Mordy 08-140 Mordy, ul. Kilińskiego 9		
WYKONAWCA: EKOPROJEKT Kowal Wojciech 21-002 Jastków, Smugi 273; tel. 691491520		
Nazwa dokumentacji	Budowa sieci kanalizacji sanitarnej z przyłączami i oczyszczalnią ścieków, sieci wodociągowej z przyłączami oraz przydomowych oczyszczalni ścieków w m. Wyczołki	Data 2011
Stan/etap	Projekt Budowlany	Skala 1:1000
Tytuł rysunku	Plan zagospodarowania terenu POS	Nr rys. 3
Projektant	mgr inż. Wojciech Kowal	118.051/POK.030

Potwierdzam zgodność z oryginałem mapy do celów projektowych wykonanej przez geodetę mgr inż. Mirosława Mędrzejewskiego upr. nr 6450 i zaewidencjonowanej w PODGIK w Siedlcach pod numerem 3176-85/2010 dnia 06.04.2011.

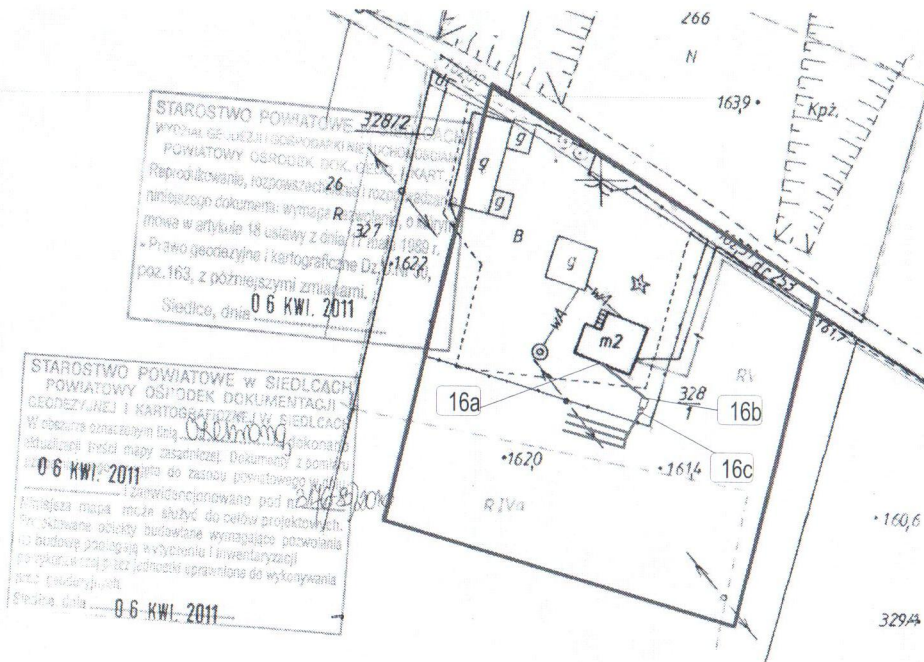

STAROSTWO POWIATOWE 328/72
WYDZIAŁ GEODEZJI I GOSPODARSTWA NIERUCHOMOŚCIAMI
POWIATOWY OŚRODEK DOKUMENTACJI I KART.
Reprodukcja, rozpowszechnienie i rozprowadzenie niniejszego dokumentu: wymaga R: 26/01/2011
mowa w artykule 18 ustawy z dnia 17 marca 1989 r. - Prawo geodezyjne i kartograficzne Dz. U. 16/22, poz. 163, z późniejszymi zmianami.
Siedlce, dnia 06 KWI. 2011

STAROSTWO POWIATOWE W SIEDLCACH
POWIATOWY OŚRODEK DOKUMENTACJI I KARTOGRAFICZNEJ W SIEDLCACH
W obszarze oznaczonym linią przerywaną, w sytuacji istniejącej mapy zasadniczej Dokumentacji i pomiaru do zasobu powiatowego w Siedlcach
Zaewidencjonowano pod nr 3176-85/2010
Niniejsza mapa może służyć do celów projektowych. Prosząc o uwzględnienie wyznaczonego pozwolenia na budowę planującą wytyczenie i inwentaryzację poszczególnych obiektów uprawnione do wystawiania mapy zasadniczej.
Siedlce, dnia 06 KWI. 2011

LEGENDA:

- Przewody kanalizacyjne PCV
- Osadnik wstępny
- Bioreaktor oczyszczalni przydomowej
- Drenaż rozsączający

Z Op. STAROSTY
mgr inż. Stanisław Kuczmarski
Kierownik Powiatowego Ośrodka Dokumentacji i Kartograficznej
Zaewidencjonowano pod nr 3176-85/2010




Przedsiębiorstwo Usług Geodezyjnych i Kartograficznych „GEOIDA” s.c.
Mirosław Mędrzejewski & Wojciech Zawadzki
08-110 Siedlce
ul. Wyszyńskiego 18 tel. (25) 63 280 20

MAPA DO CELÓW PROJEKTOWYCH
KOPIA MAPY ZASADNICZEJ
SKALA 1:1000
sekcja 274.222.172

gm. Mordy
obr. Wyczółki
Nie wyklucza się istnienia w terenie urządzeń podziemnych nie pokazanych na mapie, które nie zostały odnalezione podczas inwentaryzacji geodezyjnych lub nie zostały zgłoszone do inwentaryzacji przed zasypaniem
Stan aktualny na dzień 10.02.2011 r.

GEODETA
mgr inż. Mirosław Mędrzejewski
upr. zaw. nr 6450

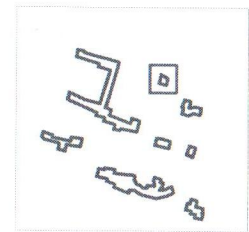

INWESTOR: Gmina Mordy 08-140 Mordy; ul. Kilińskiego 9			
WYKONAWCA: EKOPROJEKT Kowal Wojciech 21-002 Jastków; Smugi 273; tel. 691401520			
Nazwa dokumentacji	Budowa sieci kanalizacji sanitarnej z przyłączami i oczyszczalnią ścieków, sieci wodociągowej z przyłączami oraz przydomowych oczyszczalni ścieków w m. Wyczółki	Data	V 2011
Stadium Branża	Projekt Budowlany.	Skala	1:1000
Tytuł rysunku	Plan zagospodarowania terenu POŚ	Nr rys.	4
Projektant	mgr inż. Wojciech Kowal	LUB/0063/POOS/07	

Potwierdzam zgodność z oryginałem mapy do celów projektowych wykonanej przez geodetę mgr inż. Mirosława Mędrzejewskiego upr. nr 6450 i zaewidencjonowanej w PODGIK w Siedlcach pod numerem 3176-85/2010 dnia 06.04.2011 oraz aktualizacji uzupełniającej zaewidencjonowanej pod numerem 3176-32/2011 dnia 02.06.2011.


MAPA DO CELÓW PROJEKTOWYCH
kopia mapy zasadniczej 274.222.183

Przedsiębiorstwo Usług Geodezyjnych i Kartograficznych
"GEOIDA"
Mirosław Mędrzejewski & Wojciech Zawadzki
08-110 SIEDLCE ul. Wyszyńskiego 18 tel.25-632-80-20

Mapę niniejszą zaktualizowano na obszarze zaznaczonym czerwoną linią stan aktualny na dzień 27.05.2011
Nie wyklucza się istnienia w terenie urządzeń podziemnych nie pokazanych na mapie, dla których brak było inwentaryzacji powykonawczych, lub które nie zostały odnalezione w trakcie aktualizacji.

[Signature]
mgr inż. Mirosław Mędrzejewski
nr upr. 6450

Gmina MORDY
Obręb WYCZÓŁKI
Skala 1:1000

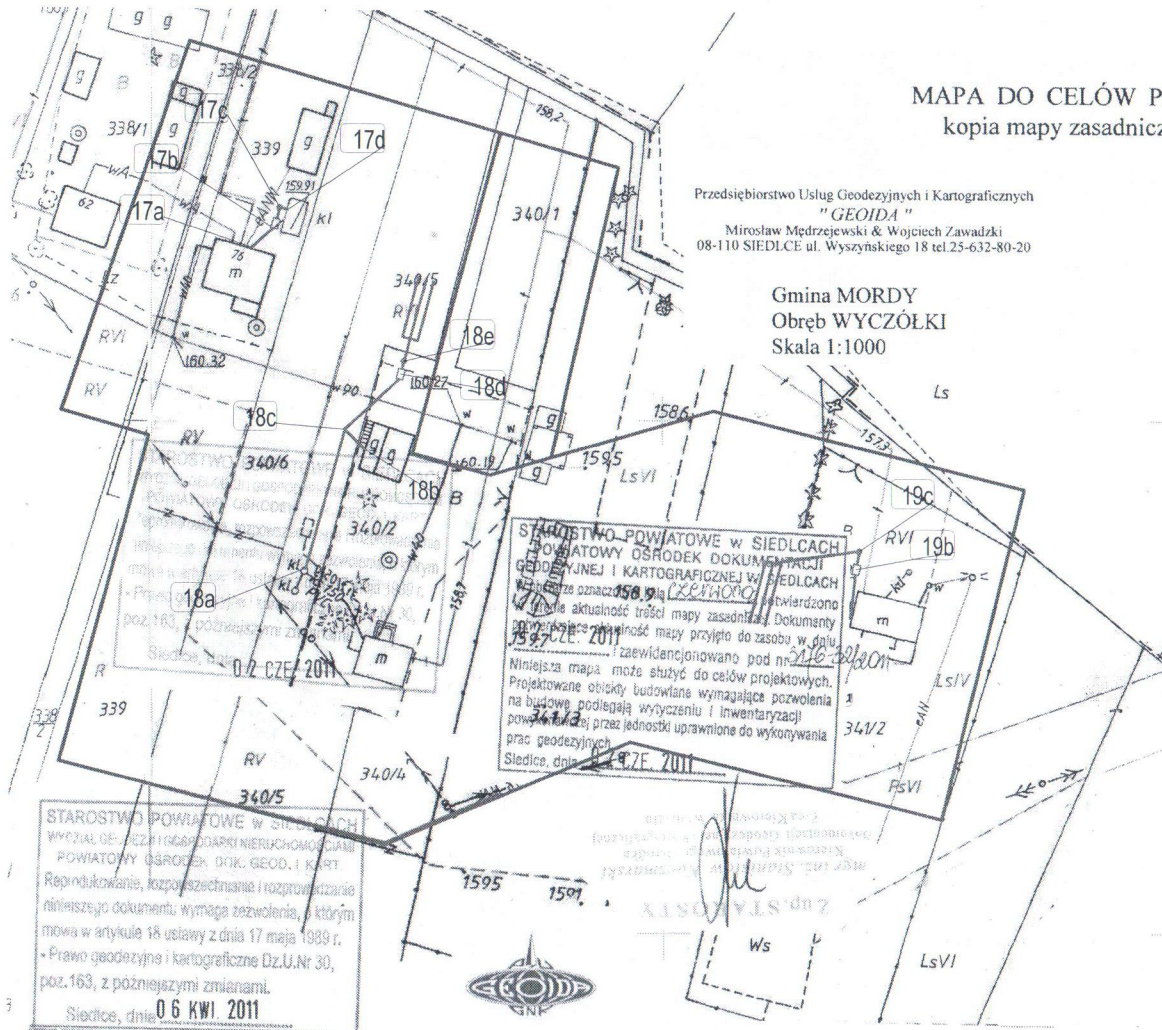

STAROSTWO POWIATOWE w SIEDLCACH
POWIATOWY OŚRODEK DOKUMENTACJI
GEODEZYJNEJ I KARTOGRAFICZNEJ w SIEDLCACH
W obszarze oznaczonym linią czerwoną dokonano aktualizacji treści mapy zasadniczej. Dokumenty potwierdzające aktualność mapy przyjęto do zasobu w dniu 06 KWI 2011 r. i zaewidencjonowano pod nr 3176-85/2010. Niniejsza mapa może służyć do celów projektowych. Projektowane obiekty budowlane wymagające pozwolenia na budowę podlegają wytyczeniu i inwentaryzacji powykonawczej przez jednostki uprawnione do wykonywania prac geodezyjnych. Siedlce, dnia 06 KWI 2011 r.

STAROSTWO POWIATOWE w SIEDLCACH
Wydział Geodezyjno-Kartograficzny
POWIATOWY OŚRODEK DOK. GEOD. I KART.
Reprodukcowanie, rozpowszechnianie i rozpraszanie niniejszego dokumentu wymaga zezwolenia, w którym mowa w artykule 18 ustawy z dnia 17 maja 1989 r. - Prawo geodezyjne i kartograficzne Dz.U.Nr 30, poz.163, z późniejszymi zmianami.
Siedlce, dnia 06 KWI 2011 r.


STAROSTWO POWIATOWE w SIEDLCACH
POWIATOWY OŚRODEK DOKUMENTACJI
GEODEZYJNEJ I KARTOGRAFICZNEJ w SIEDLCACH
W obszarze oznaczonym linią czerwoną dokonano aktualizacji treści mapy zasadniczej. Dokumenty z pomiaru przyjęto do zasobu powiatowego w dniu 06 KWI 2011 r. i zaewidencjonowano pod nr 3176-85/2010. Niniejsza mapa może służyć do celów projektowych. Projektowane obiekty budowlane wymagające pozwolenia na budowę podlegają wytyczeniu i inwentaryzacji powykonawczej przez jednostki uprawnione do wykonywania prac geodezyjnych. Siedlce, dnia 06 KWI 2011 r.

MAPA DO CELÓW PROJEKTOWYCH
KOPIA MAPY ZASADNICZEJ
SKALA 1:1000
sekcje 274.222.174; 183

gm. Mordy
obr. Wyczółki
Nie wyklucza się istnienia w terenie urządzeń podziemnych nie pokazanych na mapie, które nie zostały odnalezione podczas inwentaryzacji geodezyjnych lub nie zostały zgłoszone do inwentaryzacji przed zasypianiem
Stan aktualny na dzień 10.02.2011 r.


GEOIDA
[Signature]
mgr inż. Mirosław Mędrzejewski
upr. zaw. nr 6450

- LEGENDA:**
- Przewody kanalizacyjne PCV
 - Osadnik wstępny
 - Bioreaktor oczyszczalni przydomowej
 - Drenaż rozsączający

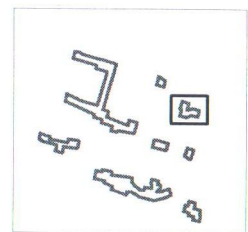

INWESTOR: Gmina Mordy 08-140 Mordy; ul. Kilińskiego 9		
WYKONAWCA: EKOPROJEKT Kowal Wojciech 21-002 Jastków; Smugi 27J; tel. 691401520		
Nazwa dokumentacji	Budowa sieci kanalizacji sanitarnej z przyłączami i oczyszczalnią ścieków, sieci wodociągowej z przyłączami oraz przydomowych oczyszczalni ścieków w m. Wyczółki	Data V 2011
Stadium Branża	Projekt Budowlany.	Skala 1:1000
Tytuł rysunku	Plan zagospodarowania terenu POŚ	Nr rys. 5
Projektant	mgr inż. Wojciech Kowal LUB/0063/POOS/07	

Zup. STAROSTWO
mgr inż. Stanisław Naczmarski
Kierownik Powiatowego Ośrodka Dokumentacji Geodezyjnej i Kartograficznej
Z-ca kierownika Wydziału

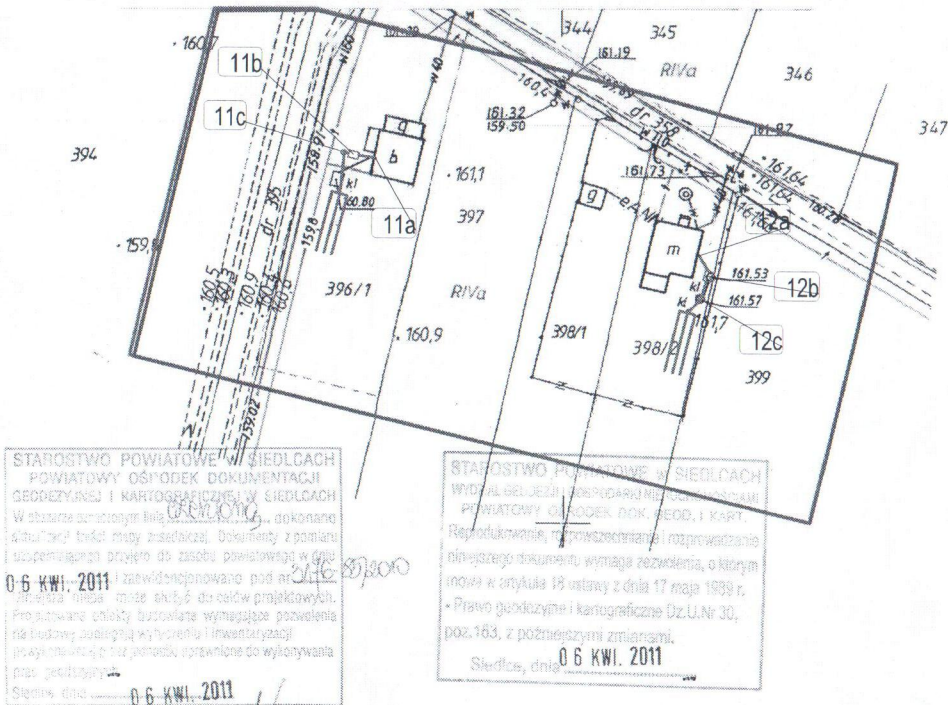

STAROSTWO POWIATOWE W SIEDLCACH
 POWIATOWY OŚRODEK DOKUMENTACJI
 GEODEZYJNEJ I KARTOGRAFICZNEJ W SIEDLCACH
 W obszarze oznaczonym jako... dokonane
 sytuacja terenu mapy zasadniczej. Dokumenty z pomiaru
 uśrednionego przyjęto do zasobu powiatowego w dniu
 06 KWI. 2011 i zarejestrowano pod nr...
 Wzrostła może służyć do celów projektowych.
 Projektowane zmiany budowlane wymagające pozwolenia
 na budowę, budowlaną wytyczną i inwentaryzacji
 projektantów, bez potrzeby uwzględnienia do wykonywania
 mapy geodezyjnej.
 Siedlce, dnia 06 KWI. 2011

STAROSTWO POWIATOWE W SIEDLCACH
 WYDZIAŁ GEODEZJI I KARTOGRAFII MIEJSCOWOŚCIAMI
 POWIATOWY OŚRODEK DOK. GEOD. I KART.
 Reprodukowanie, rozpowszechnianie i rozprowadzanie
 niniejszego dokumentu wymaga zezwolenia, o którym
 mowa w art. 18 ustawy z dnia 17 maja 1989 r.
 - Prawo geodezyjne i kartograficzne Dz.U.Nr 30,
 poz.163, z późniejszymi zmianami.
 Siedlce, dnia 06 KWI. 2011

Zup. STAROSTY
 Mgr inż. Mirosław Mędrzejewski
 Kierownik
 Wydziału
 Geodezyjnego i Kartograficznego
 Wzrostła




Przedsiębiorstwo Usług
 Geodezyjnych i Kartograficznych
 „GEODA” s.c.
 Mirosław Mędrzejewski & Wojciech Zawadzki
 08-110 Siedlce
 ul. Wyszyńskiego 18 tel. (25) 63 280 20

MAPA DO CELÓW PROJEKTOWYCH
 KOPIA MAPY ZASADNICZEJ
 SKALA 1:1000
 sekcja 274.222.222

gm. Mordy
 obr. Wyczółki
 Nie wyklucza się istnienia w terenie urządzeń podziemnych nie pokazanych
 na mapie, które nie zostały odnalezione podczas inwentaryzacji geodezyjnych
 lub nie zostały zgłoszone do inwentaryzacji przed rasypaniem
 Stan aktualny na dzień 10.02.2011 r.


GEODETA
 mgr inż. Mirosław Mędrzejewski
 upr. zaw. nr 6450

Potwierdzam zgodność z oryginałem mapy do celów
 projektowych wykonanej przez geodetę
 mgr inż. Mirosława Mędrzejewskiego upr. nr 6450
 i zaewidencjonowanej w PODGIK w Siedlcach
 pod numerem 3176-85/2010 dnia 06.04.2011.

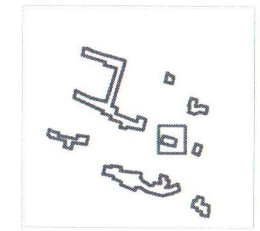

- LEGENDA:
- Przewody kanalizacyjne PCV
 - Osadnik wstępny
 - Bioreaktor oczyszczalni przydomowej
 - === Drenaż rozsączający

INWESTOR: Gmina Mordy 08-140 Mordy; ul. Kilńskiego 9		
WYKONAWCA: EKOPROJEKT Kowal Wojciech 21-002 Jastków; Smugi 27j; tel. 691401520		
Nazwa dokumentacji	Budowa sieci kanalizacji sanitarnej z przyłączami i oczyszczalnią ścieków, sieci wodociągowej z przyłączami oraz przydomowych oczyszczalni ścieków w m. Wyczółki	Data V 2011
Stadium Branza	Projekt Budowlany.	Skala 1:1000
Tytuł rysunku	Plan zagospodarowania terenu POŚ	Nr rys. 6
Projektant	mgr inż. Wojciech Kowal LUB/0063/POOS/07	

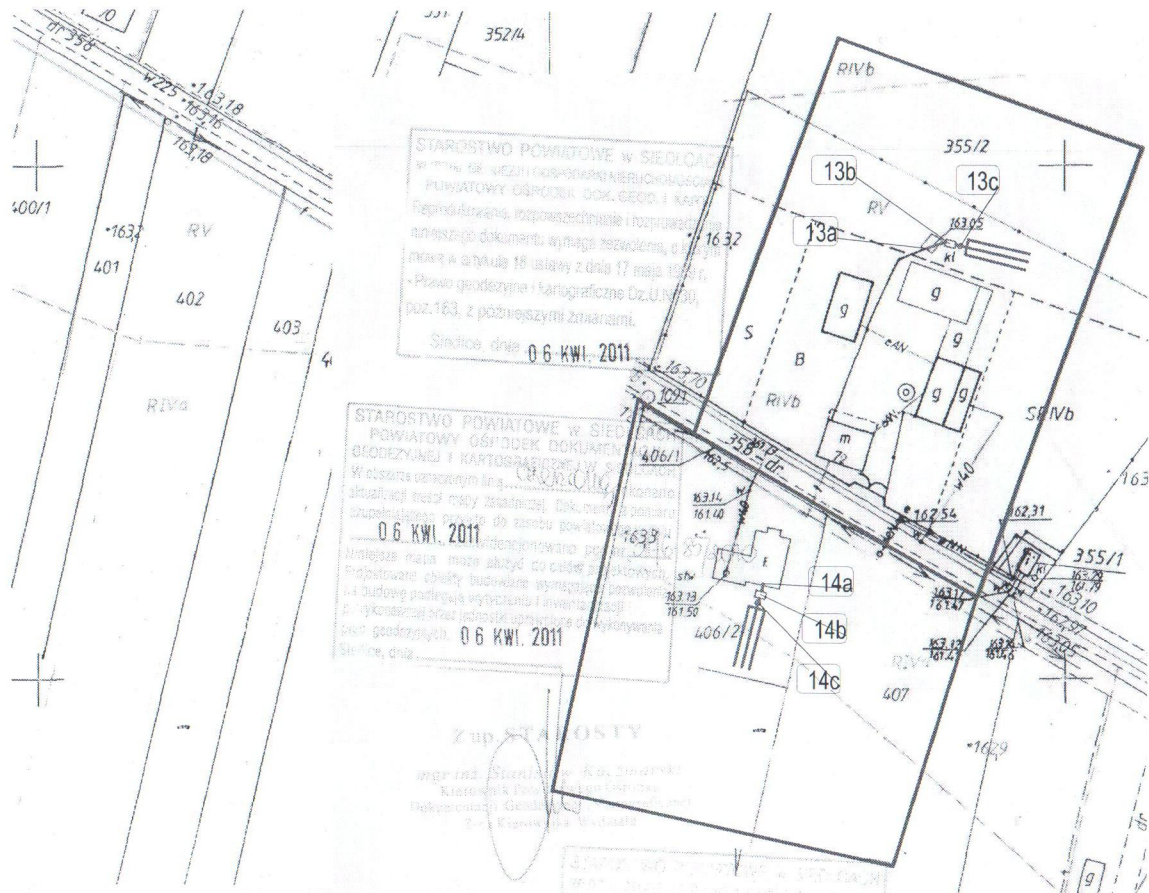

STAROSTWO POWIATOWE W SIEDLCACH
 WYDZIAŁ GOSPODARSTWA NIERUCHOMOŚCI
 POWIATOWY OŚRODEK DOKUMENTACJI
 GEODEZYJNEJ I KARTOGRAFICZNEJ
 Reprodukcyjność, rozporządzenie i rozprawy
 niniejszego dokumentu wymaga pozwolenia, o którym
 mowa w art. 18 ustawy z dnia 17 maja 1994 r.
 - Prawo geodezyjne i kartograficzne Dz.U. Nr 50,
 poz. 163, z późniejszymi zmianami.
 Siedlce, dnia 06 KWI. 2011


STAROSTWO POWIATOWE W SIEDLCACH
 POWIATOWY OŚRODEK DOKUMENTACJI
 GEODEZYJNEJ I KARTOGRAFICZNEJ
 Wzrostła uwzględniona linia...
 aktualizacji treści mapy zasadniczej. Dokumenty
 uzupełniające mapę do zasobu powiatu...
 06 KWI. 2011
 Niniejsza mapa może służyć do celów projektowych.
 Projektowane obiekty budowlane wymagające pozwolenia
 na budowę podlegają wyryczaniu i inwentaryzacji
 wykonawczej przez jednostki uprawnione do wykonywania
 prac geodezyjnych.
 Siedlce, dnia 06 KWI. 2011

STAROSTWO POWIATOWE W SIEDLCACH
 POWIATOWY OŚRODEK DOKUMENTACJI
 GEODEZYJNEJ I KARTOGRAFICZNEJ W SIEDLCACH
 W obszarze oznaczonym linią...
 w terenie aktualność treści mapy zasadniczej. Dokumenty
 potwierdzające aktualność mapy przyjęte do zasobu w dniu
 02 CZE. 2011
 Niniejsza mapa może służyć do celów projektowych.
 Projektowane obiekty budowlane wymagające pozwolenia
 na budowę podlegają wyryczaniu i inwentaryzacji
 wykonawczej przez jednostki uprawnione do wykonywania
 prac geodezyjnych.
 Siedlce, dnia 02 CZE. 2011

Potwierdzam zgodność z oryginałem mapy do celów
 projektowych wykonanej przez geodetę
 mgr inż. Mirosława Mędrzejewskiego upr. nr 6450
 i zaewidencjonowanej w PODGIK w Siedlcach
 pod numerem 3176-85/2010 dnia 06.04.2011
 oraz aktualizacji uzupełniającej zaewidencjonowanej
 pod numerem 3176-32/2011 dnia 02.06.2011.

LEGENDA:

- Przewody kanalizacyjne PCV
- Osadnik wstępny
- Bioreaktor oczyszczalni przydomowej
- ≡ Drenaż rozsączający

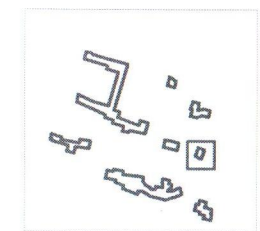

Mapę niniejszą zaktualizowano na obszarze oznaczonym czerwonymi liniami
 stan aktualny na dzień 28.05.2011
 Nie wyklucza się istnienia w terenie
 urządzeń podziemnych nie pokazanych na mapie,
 dla których brak było inwentaryzacji wykonawczej,
 lub które nie zostały odnalezione w trakcie aktualizacji.

mgr inż. Mirosław Mędrzejewski
 nr upr. 6450



Przedsiębiorstwo Usług
 Geodezyjnych i Kartograficznych
 „GEODETA” s.c.
 Mirosław Mędrzejewski & Wojciech Zawadzki
 08-110 Siedlce
 ul. Wyszyńskiego 18 tel. (25) 63 280 20

MAPA DO CELÓW PROJEKTOWYCH

KOPIA MAPY ZASADNICZEJ


SKALA 1:1000
 sekcja 274.222.231

gm. Mordy
 obr. Wyczółki

Nie wyklucza się istnienia w terenie urządzeń podziemnych nie pokazanych
 na mapie, które nie zostały odnalezione podczas inwentaryzacji geodezyjnych
 lub nie zostały zgłoszone do inwentaryzacji przedzasiłaniem
 Stan aktualny na dzień 10.02.2011 r.

GEODETA
 mgr inż. Mirosław Mędrzejewski
 upr. zaw. nr 6450

INWESTOR: Gmina Mordy 08-140 Mordy; ul. Kilińskiego 9		
WYKONAWCA: EKOPROJEKT Kowal Wojciech 21-002 Jastków; Smugi 27; tel. 691401520		
Nazwa dokumentacji	Budowa sieci kanalizacji sanitarnej z przyłączami i oczyszczalnią ścieków, sieci wodociągowej z przyłączami oraz przydomowych oczyszczalni ścieków w m. Wyczółki	Data V 2011
Stadium Branża	Projekt Budowlany.	Skala 1:1000
Tytuł rysunku	Plan zagospodarowania terenu POŚ	Nr rys. 7
Projektant	mgr inż. Wojciech Kowal	LUB/0063/POOS/07

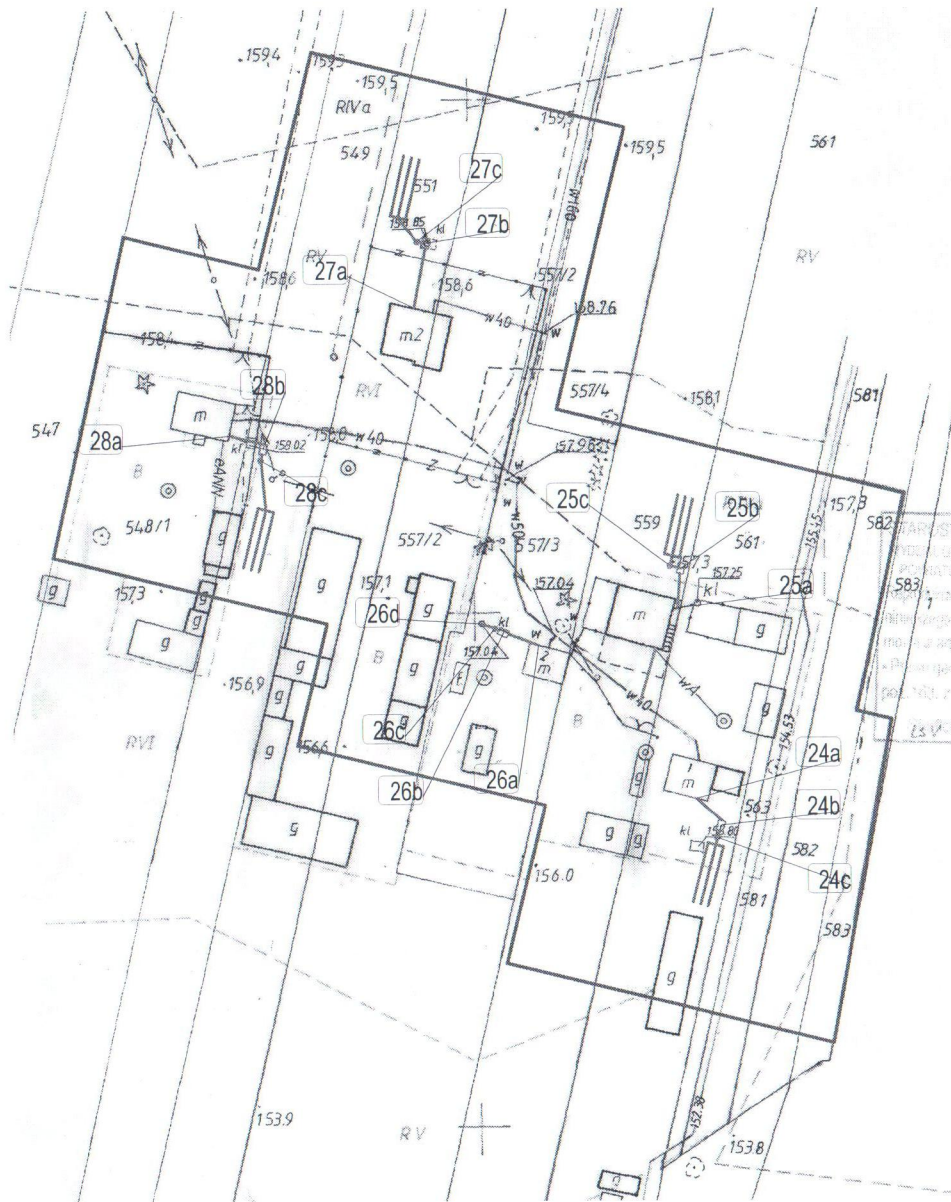

Przedsiębiorstwo Usług
Geodezyjnych i Kartograficznych
"GEODA" s.c.
Miroslaw Mędrzejewski & Wojciech Zawadzki
05-110 Siedlce
ul. Wyszyńskiego 18 tel. (25) 63 280 20

MAPA DO CELÓW PROJEKTOWYCH
KOPIA MAPY ZASADNICZEJ
SKALA 1:1000
sekcja 274.222.233

gm. Mordy
obr. Wyczółki

nie wyklucza się istnienia w terenie urządzeń podziemnych nie pokazanych na mapie, które nie zostały odnalezione podczas inwentaryzacji geodezyjnych lub nie zostały zgłoszone do inwentaryzacji przed zasypaniem

Stan aktualny na dzień 10.02.2011 r.


GEOBETA

mgr inż. Miroslaw Mędrzejewski
upr. zaw. nr 6450

STAROSTWO POWIATOWE W SIEDLCACH
POWIATOWY OŚRODEK DOKUMENTACJI
GEODEZYJNEJ I KARTOGRAFICZNEJ W SIEDLCACH
Wyznaczenie granic nieruchomości w oparciu o dokumenty wrażliwe na zdjęcie, a także
mapy z datą 17 maja 1999 r.
i plany geodezyjne i kartograficzne Cz.U. Nr 90
z dnia 19.04.2004 r. z podziałem na działki.
06 KWI. 2011

STAROSTWO POWIATOWE W SIEDLCACH
POWIATOWY OŚRODEK DOKUMENTACJI
GEODEZYJNEJ I KARTOGRAFICZNEJ W SIEDLCACH
Wyznaczenie granic nieruchomości w oparciu o dokumenty wrażliwe na zdjęcie, a także
mapy z datą 17 maja 1999 r.
i plany geodezyjne i kartograficzne Cz.U. Nr 90
z dnia 19.04.2004 r. z podziałem na działki.
06 KWI. 2011


ZAP. STAROSTY
mgr inż. Miroslaw Mędrzejewski
Kierownik Powiatowego Ośrodka Dokumentacji Geodezyjnej i Kartograficznej w Siedlcach
Znak sprawy: 100.10.2011

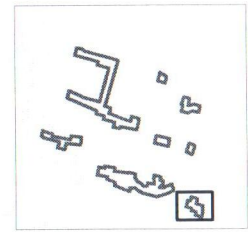

Potwierdzam zgodność z oryginałem mapy do celów projektowych wykonanej przez geodetę mgr inż. Miroslawa Mędrzejewskiego upr. nr 6450 i zaewidencjonowanej w PODGiK w Siedlcach pod numerem 3176-85/2010 dnia 06.04.2011.

- LEGENDA:
- Przewody kanalizacyjne PCV
 - Osadnik wstępny
 - Bioreaktor oczyszczalni przydomowej
 - Drenaż rozsączający

INWESTOR: Gmina Mordy 08-140 Mordy; ul. Kilińskiego 9			
WYKONAWCA: EKOPROJEKT Kowal Wojciech 21-002 Jastków; Smugi 27J; tel. 691401520			
Nazwa dokumentacji	Budowa sieci kanalizacji sanitarnej z przyłączami i oczyszczalnią ścieków, sieci wodociągowej z przyłączami oraz przydomowych oczyszczalni ścieków w m. Wyczółki	Data	V 2011
Stadium Branża	Projekt Budowlany.	Skala	1:1000
Tytuł rysunku	Plan zagospodarowania terenu POŚ	Nr rys.	8
Projektant	mgr inż. Wojciech Kowal	LUB/0063/POOS/07	

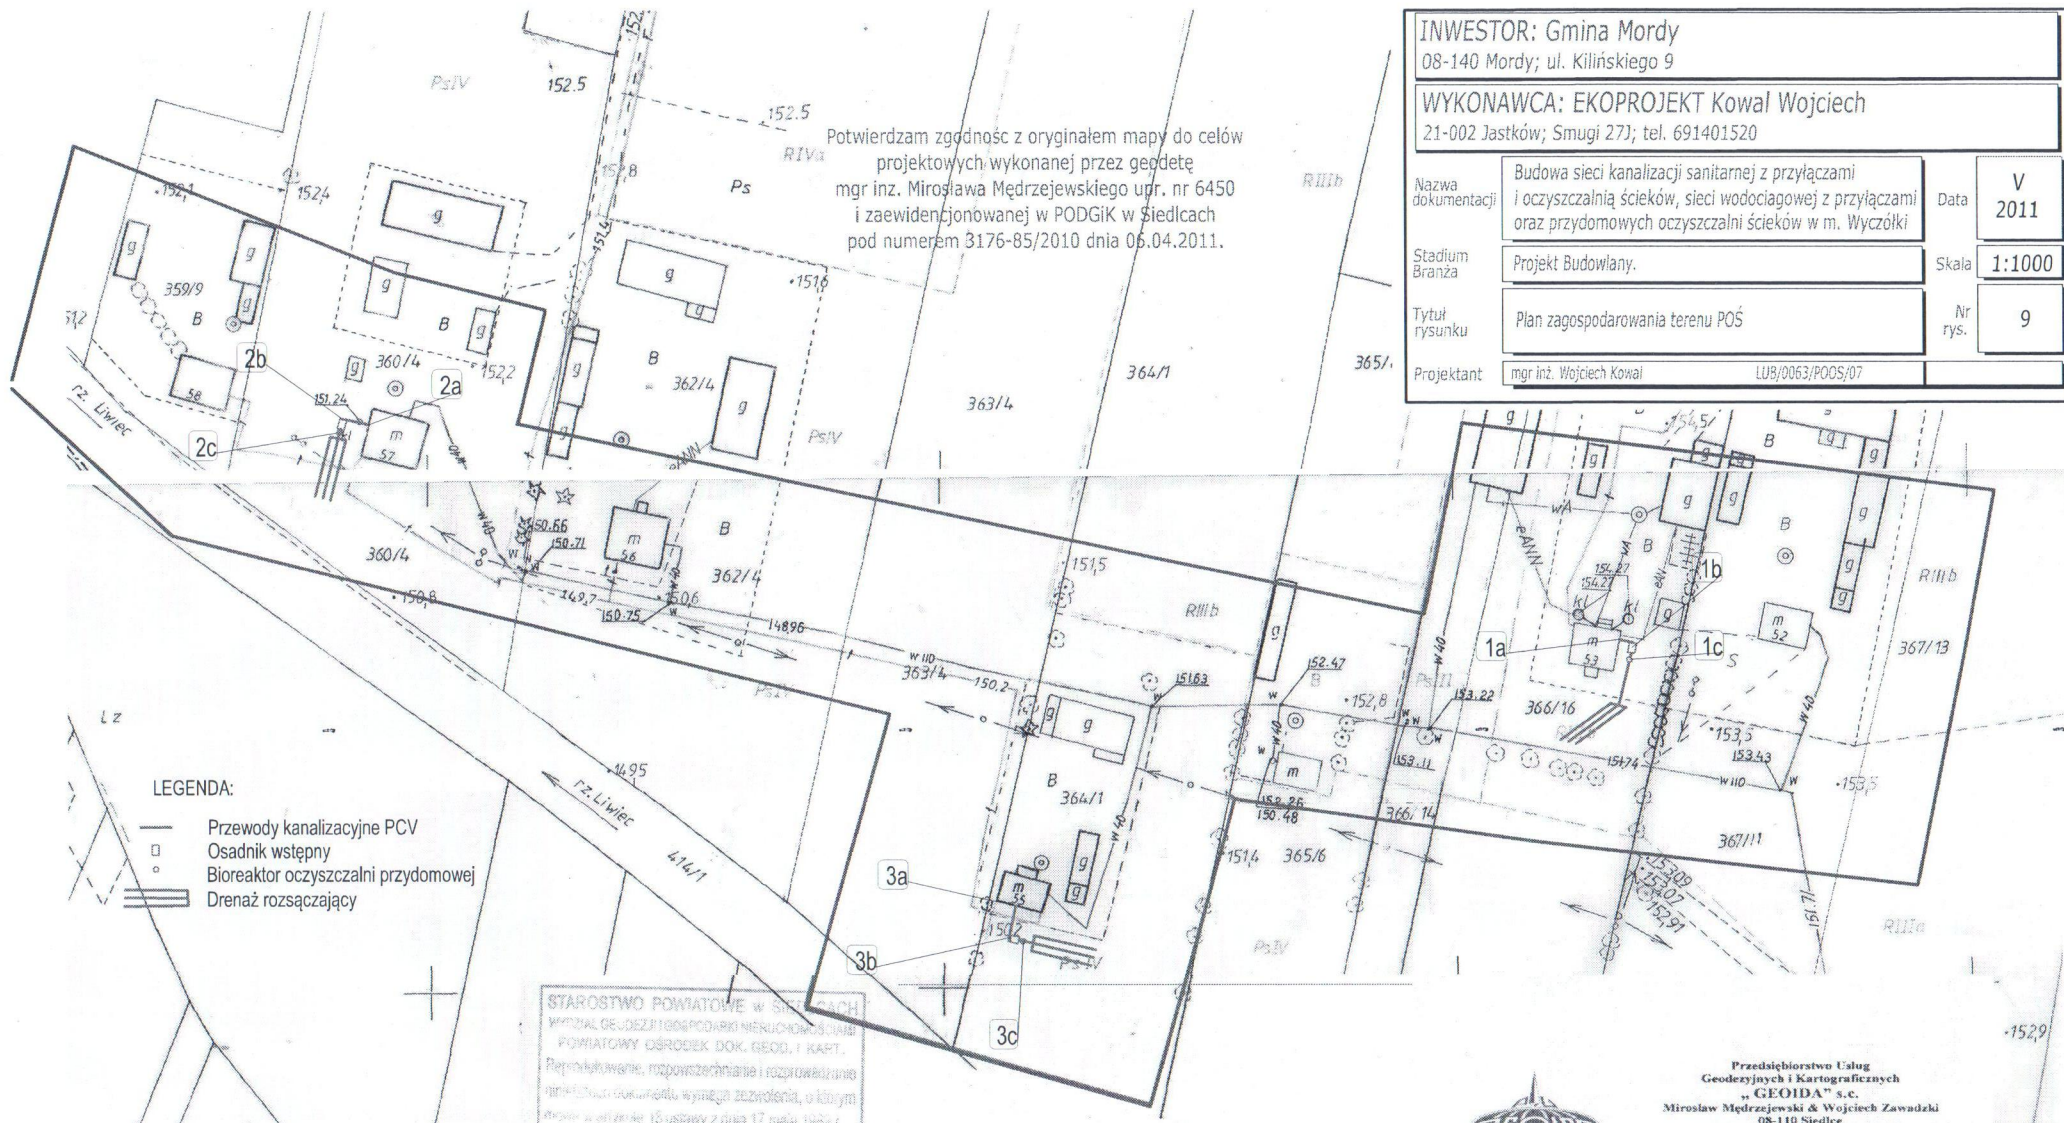


Potwierdzam zgodność z oryginałem mapy do celów projektowych wykonanej przez geodetę mgr inż. Mirosława Mędrzejewskiego upr. nr 6450 i zaewidencjonowanej w PODGIK w Siedlcach pod numerem 3176-85/2010 dnia 06.04.2011.

INWESTOR: Gmina Mordy 08-140 Mordy; ul. Killińskiego 9	
WYKONAWCA: EKOPROJEKT Kowal Wojciech 21-002 Jastków; Smugi 27J; tel. 691401520	
Nazwa dokumentacji	Budowa sieci kanalizacji sanitarnej z przyłączami i oczyszczalnią ścieków, sieci wodociągowej z przyłączami oraz przydomowych oczyszczalni ścieków w m. Wyczółki
Data	V 2011
Stadium Branża	Projekt Budowlany.
Skala	1:1000
Tytuł rysunku	Plan zagospodarowania terenu POŚ
Nr rys.	9
Projektant	mgr inż. Wojciech Kowal LUB/0063/POŚ/07

LEGENDA:

- Przewody kanalizacyjne PCV
- Osadnik wstępny
- Bioreaktor oczyszczalni przydomowej
- Drenaż rozsączający

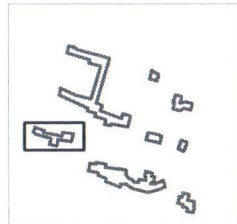

STAROSTWO POWIATOWE W SIEDLCACH
WYDZIAŁ GEODEZJI I GOSPODARSTWA NIERUCHOMOŚCIAMI
POWIATOWY OŚRODEK DOK. GEOD. I KART.
Reprodukcja, rozpraszanie i rozprowadzanie niniejszego dokumentu wymaga zgody, o której może wystąpić 15 stycznia z dnia 17 maja 1965 r.
Pracę geodezyjną kartograficzną Dz.U. Nr 33, poz. 163, z późn. zmianami
Siedlce, dnia 06 KWI. 2011
Z up. STAROSTY
mgr inż. Stanisław Kaczmarek
Kierownik Powiatowego Ośrodka Dokumentacji Geodezyjnej i Kartograficznej
Za Kierownika Wydziału

STAROSTWO POWIATOWE W SIEDLCACH
POWIATOWY OŚRODEK DOKUMENTACJI GEODEZYJNEJ I KARTOGRAFICZNEJ W SIEDLCACH
Wznowienie cząstki linii granicznej dokonano aktualizacji bieżącej mapy sytuacyjnej. Dokumenty z planu aktualizacji bieżącej mapy sytuacyjnej w dniu 06 KWI. 2011, zaewidencjonowano pod nr 3176-85/2010.
Aktualizacja mapy może służyć do celów projektowych. Proszę pamiętać budowlane wymagające pozwolenia na budowę posiadać wytyczenie i inwentaryzacji powyższej oraz przedłożyć wymagane do wykonywania prac geodezyjnych.
06 KWI. 2011
Siedlce, dnia





Przedsiębiorstwo Usług Geodezyjnych i Kartograficznych „GEODETA” s.c.
Mirosław Mędrzejewski & Wojciech Zawadzki
08-110 Siedlce
ul. Wyszyńskiego 18 tel. (25) 63 280 20


MAPA DO CELÓW PROJEKTOWYCH
KOPIA MAPY ZASADNICZEJ
SKALA 1:1000
sekcje 274.222.173; 221

gm. Mordy
obr. Wyczółki
Nie wyklucza się istnienia w terenie urządzeń podziemnych nie pokazanych na mapie, które nie zostały odnalezione podczas inwentaryzacji geodezyjnych lub nie zostały zgłoszone do inwentaryzacji przed zasypaniem
Stan aktualny na dzień 10.02.2011 r.

GEODETA

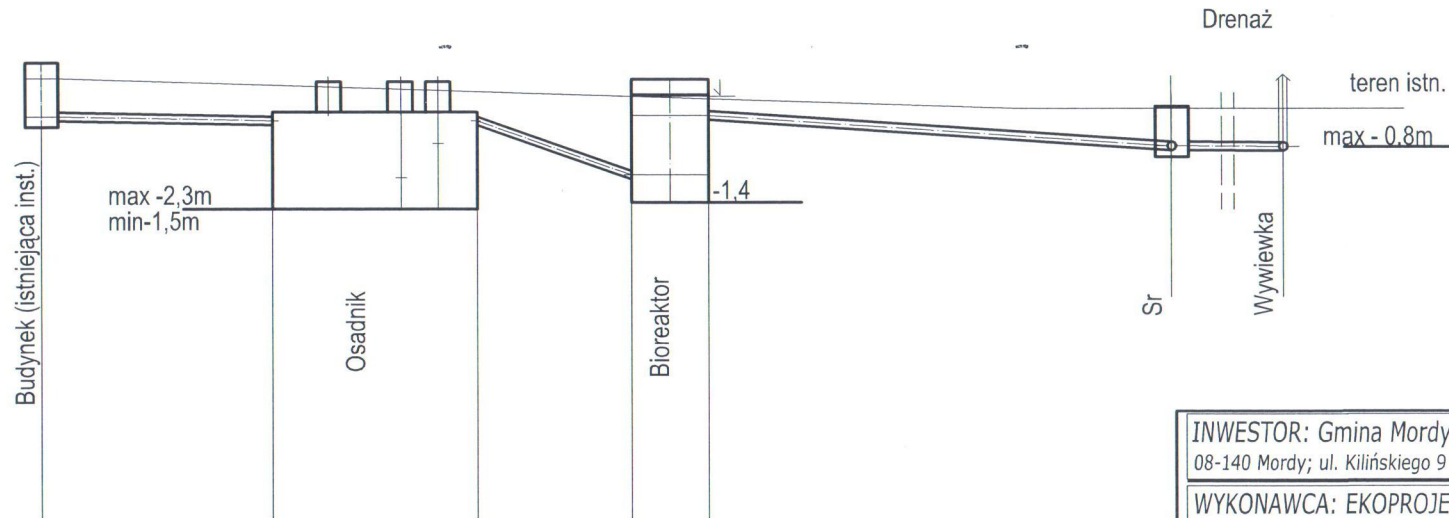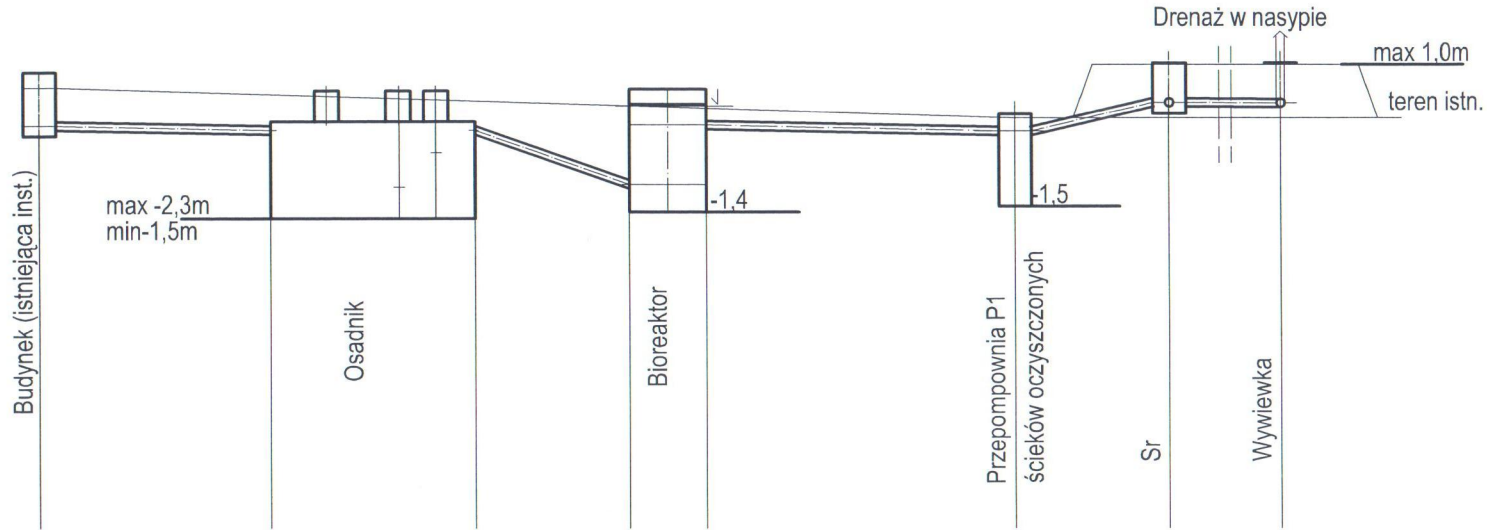

INWESTOR: Gmina Mordy 08-140 Mordy; ul. Kilińskiego 9			
WYKONAWCA: EKOPROJEKT Kowal Wojciech 21-002 Jastków; Smugi 27J; tel. 691401520			
Nazwa dokumentacji	Budowa sieci kanalizacji sanitarnej z przyłączami i oczyszczalnią ścieków, sieci wodociągowej z przyłączami oraz przydomowych oczyszczalni ścieków w m. Wyczołki	Data	V 2011
Stadium Branża	Projekt Budowlany. Przydomowe oczyszczalnie ścieków	Skala	
Tytuł rysunku	Profil oczyszczalni - schemat montażu	Nr rys.	10
Projektant	mgr inż. Wojciech Kowal upr. nr LUB/0063/POOS/07		

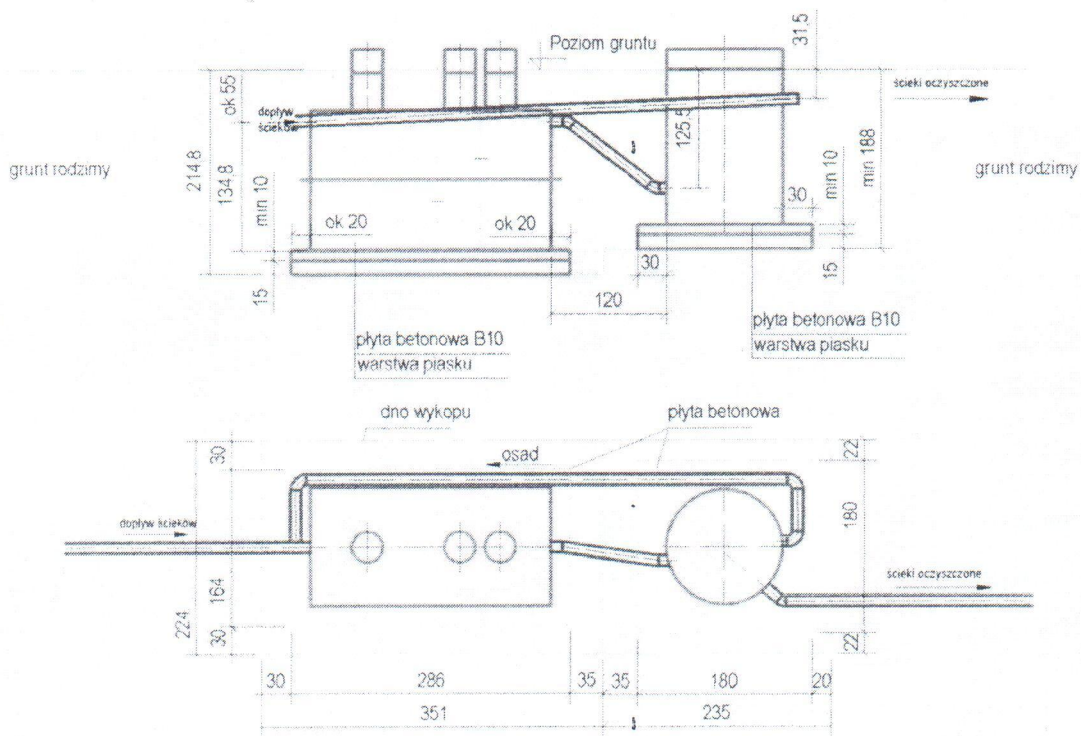

Głębokość posadowienia bioreaktora jest ściśle określona

Głębokość posadowienia osadnika wstępnego jest uzależniona od położenia rury doprowadzającej ścieki względem poziomu gruntu

Płyta betonowa może być zastąpiona podsypką wykonaną z żwiru drobnoziarnistego, wielkość kamieni <16 mm

INWESTOR: Gmina Mordy 08-140 Mordy; ul. Kilińskiego 9			
WYKONAWCA: EKOPROJEKT Kowal Wojciech 21-002 Jastków; Smugi 27J; tel. 691401520			
Nazwa dokumentacji	Budowa sieci kanalizacji sanitarnej z przyłączami i oczyszczalnią ścieków, sieci wodociągowej z przyłączami oraz przydomowych oczyszczalni ścieków w m. Wyczółki	Data	V 2011
Stadium Branża	Projekt Budowlany. Przydomowe oczyszczalnie ścieków	Skala	
Tytuł rysunku	Posadowienie zbiorników	Nr rys.	11
Projektant	mgr inż. Wojciech Kowal	upr. nr LUB/0063/POOS/07	